


12er Containeranlage - Erdgeschoss - Biblis

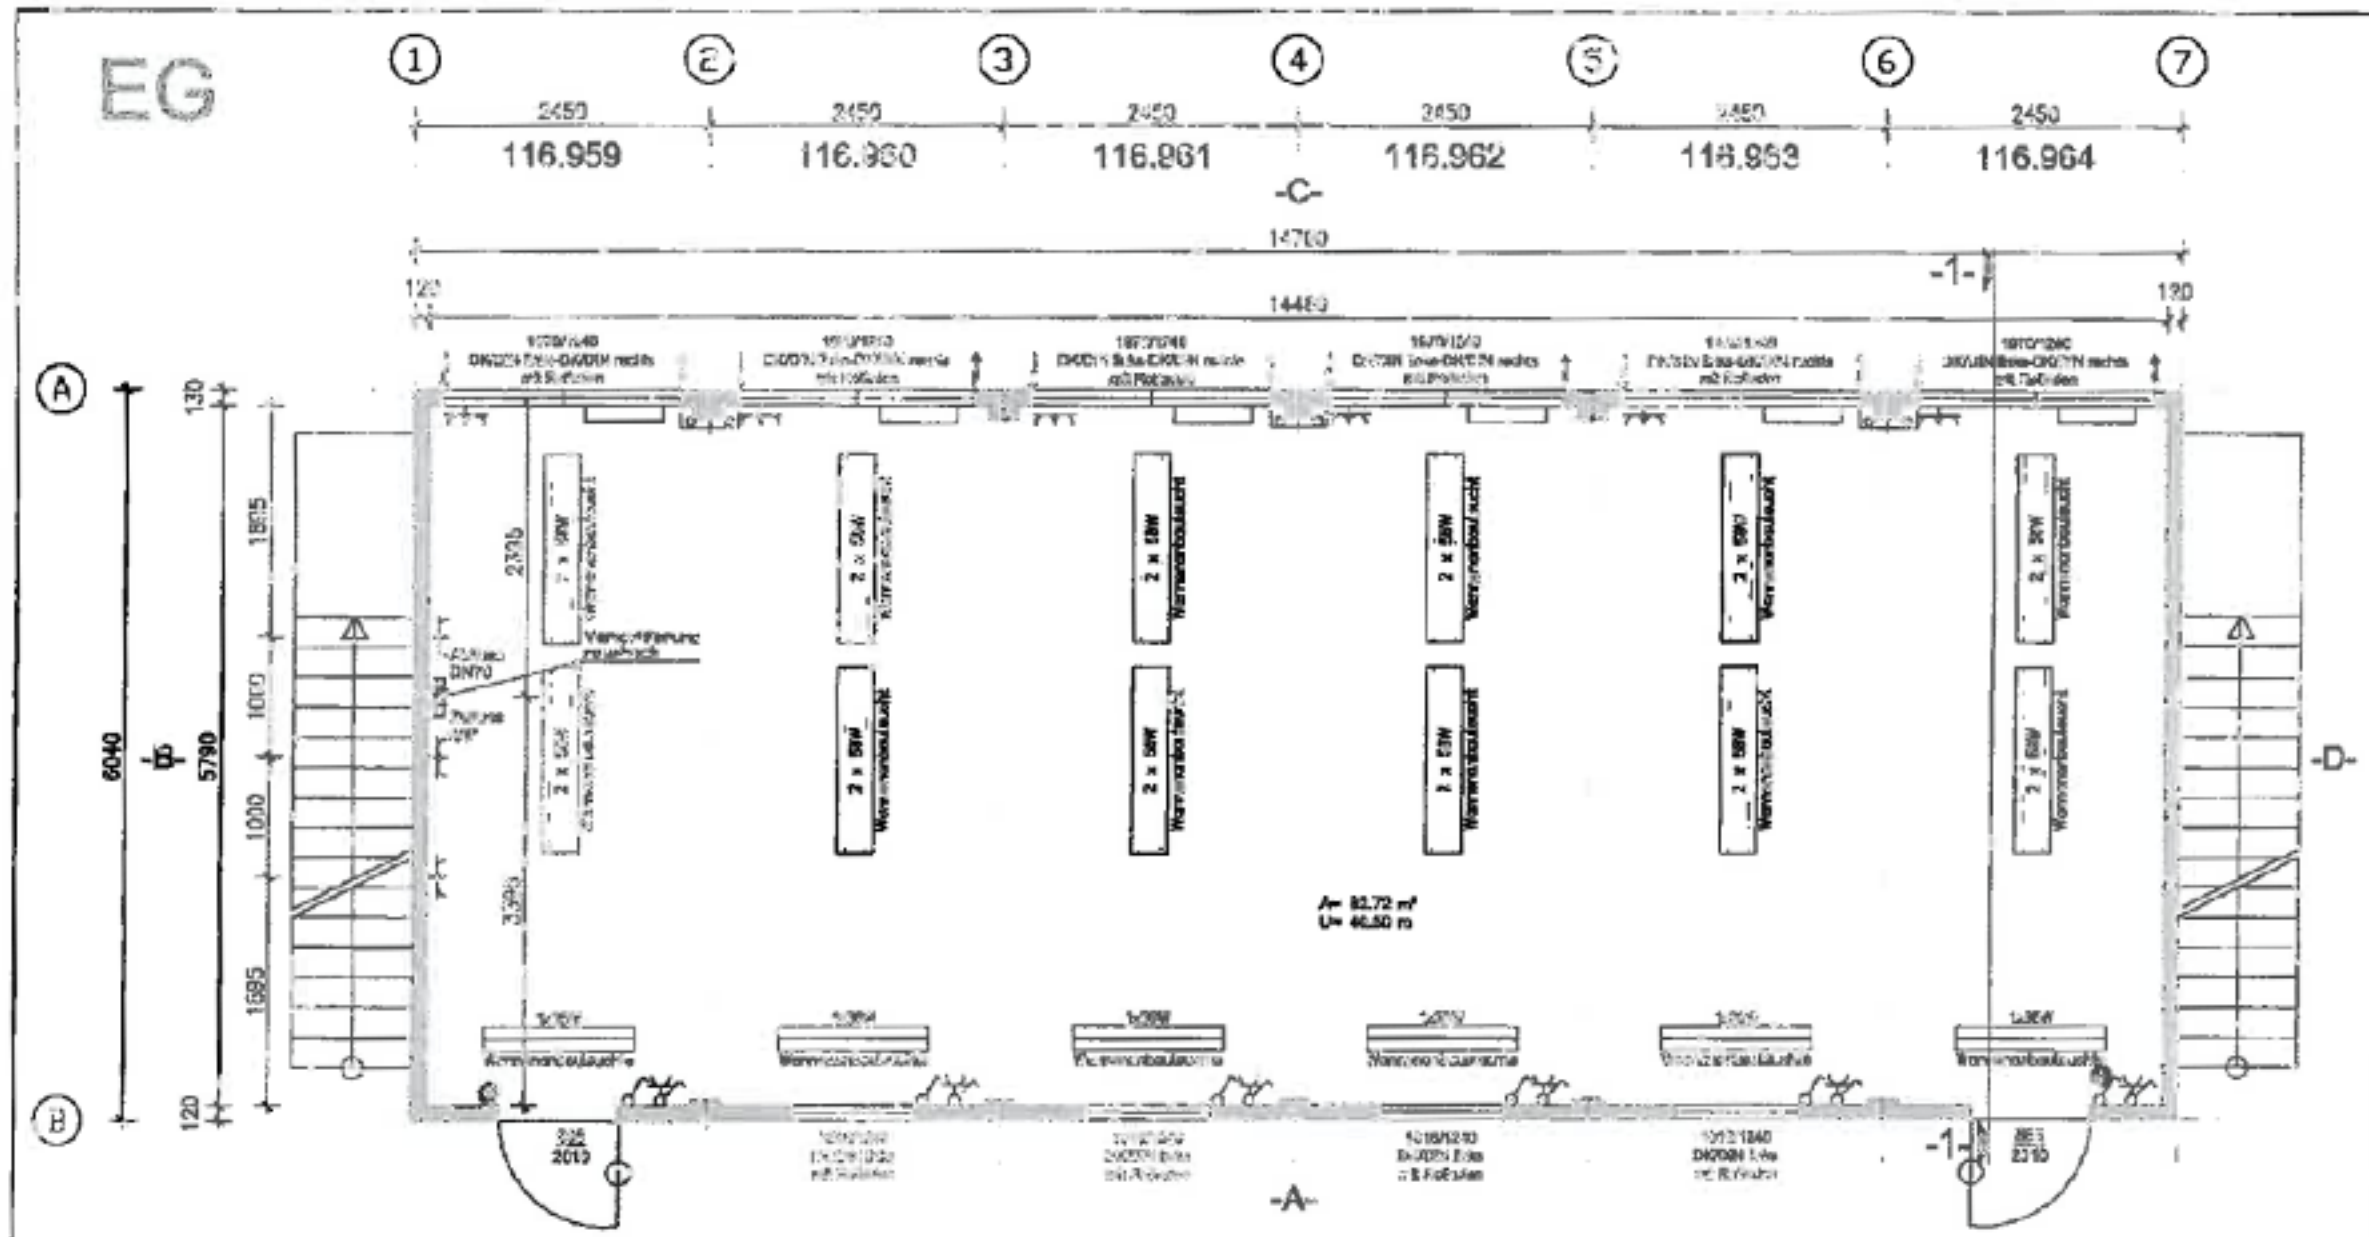

Freigabe

Ausführung gemäß Zeichnung

Änderungen gemäß Eintragungen vornehmen

Datum: _____

Stempel/Unterschrift: _____

| | | | |
|--|---------------------------------------|----------------------|--------------------------|
| PLANBEZEICHNUNG: Grundriss Erdgeschoss | | | |
| PROJEKT: KKW Biblis | | | |
| KUNDE: RWE Service GmbH | | | |
| KLEUSBERG | LEISTUNGSPHASE: AUSFÜHRUNGSPLANUNG | RAUMHOHE: 2500mm | BEARBEITET: Tiggemann |
| | ZEICHNUNGS-NR.: 10-18383-GAS/P | AUBENHÖHE: 5720mm | GEZEICHNET: OH |
| | PROJEKT-NR.: 10-18383 | MAßSTAB: 1:50 | GEPRÜFT: |
| | NOV-NR.: 118.958 - 118.870 | DATUM: 15.04.2010 | |
| KLEUSBERG GmbH & Co. KG Postfach 1265, D-67510 ... Tel. 021-2 955-0 Fax 0212-... | | | |

| Index | Datum | gez. | Änderung |
|-------|-------|------|----------|
| | | | |

02.04.10 - Rev. 01.05.2010 10:16:11