


12er Containeranlage - Obergeschoss - Biblis

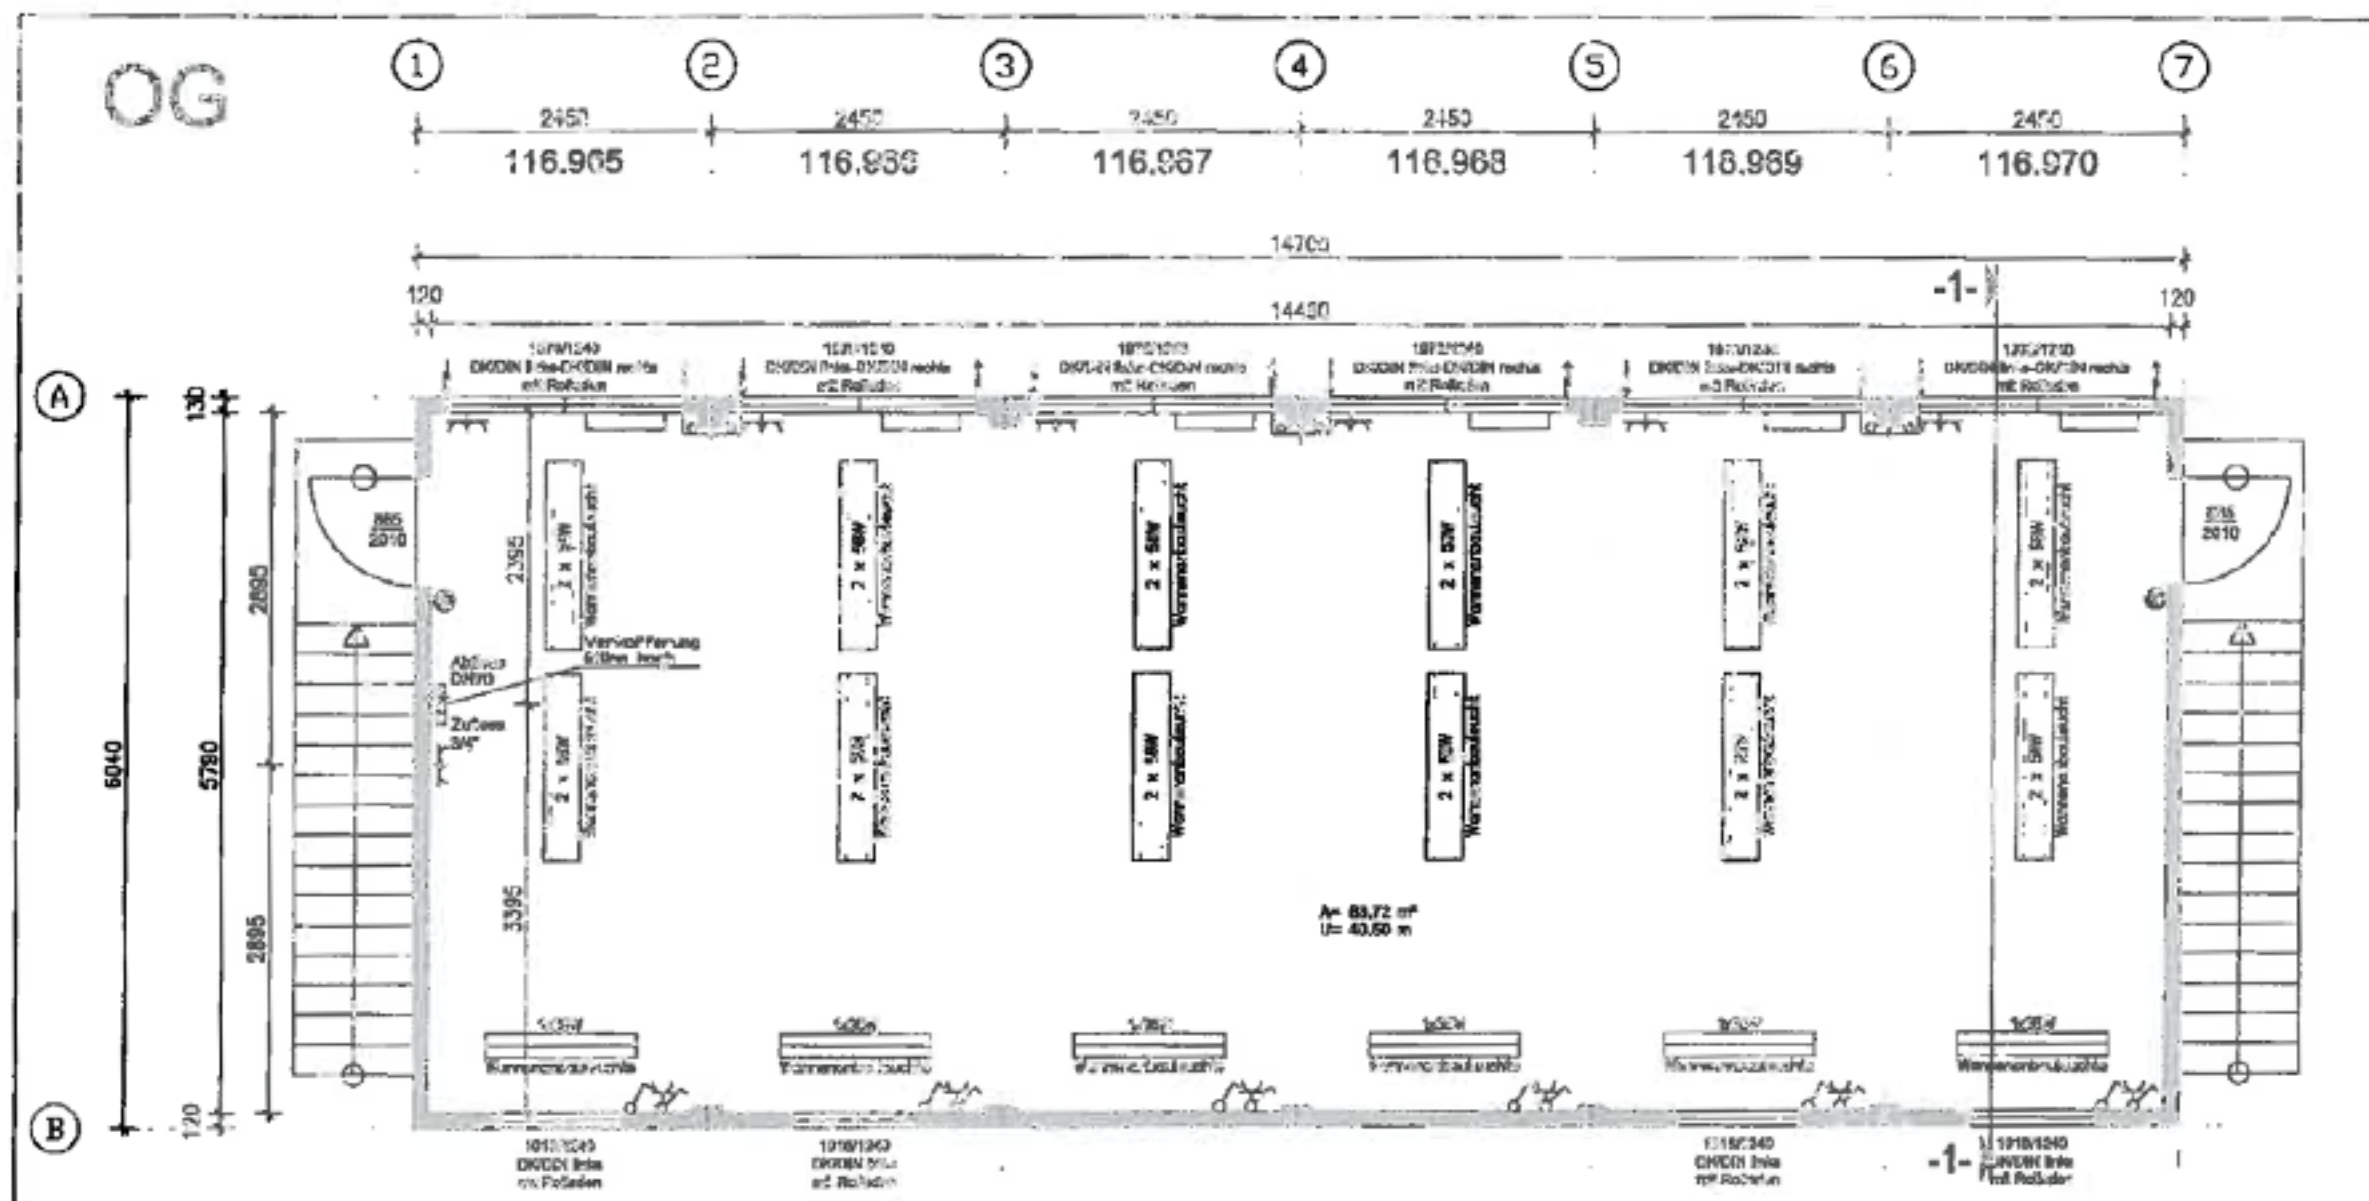

Freigabe

Ausführung gemäß Zeichnung

Änderungen gemäß Eintragungen vornehmen

Ort: _____

Stempel/Unterschrift: _____

PLANBEZEICHNUNG: **Grundriss Obergeschoss**

PROJEKT: **KKW Biblis**

KUNDE: **RWE Service GmbH**

<p>KLEUSBERG GmbH & Co. KG Postfach 1295, D-57630 ... Tel. 02742 156-0 Fax 02742 ...</p>	LEISTUNGSPHASE: AUSFÜHRUNGSPLANUNG	RAUMHÖHE: 2500mm	BEARBEITET: Tiggemann
	ZUG-NUMMER-NR.: 10-16385-GASF	AUßENHÖHE: 5720mm	GEZEICHNET: Ost
	PROJEKT-NR.: 10-16360	MAßSTAB: 1 : 50	GEPROBT:
	KOMPL.-NR.: 116.969 - 116.970	DATEI-NR.: 16.04.2010	

Index	Datum	gez.	Änderung

016-004M Mod.05.09.2010 15:47:41